



SITUACE 1:500




DETAIL A 1:250

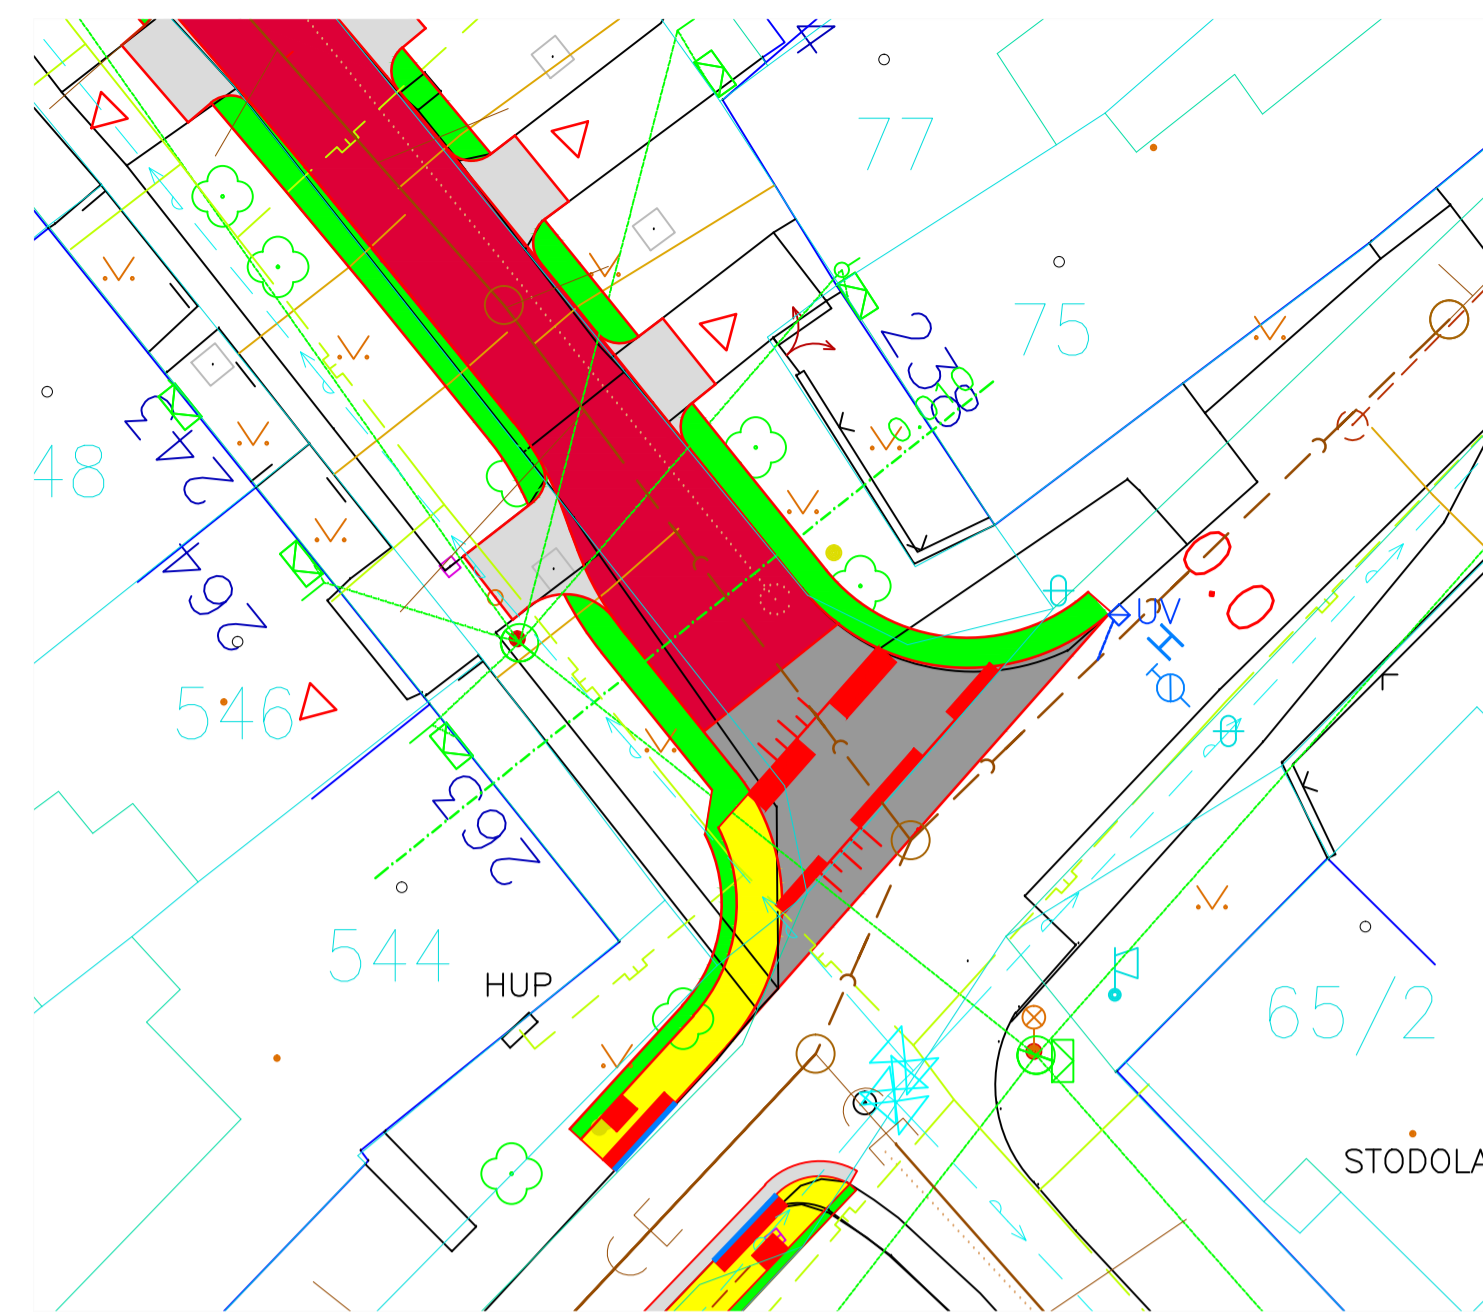

DETAIL B 1:250

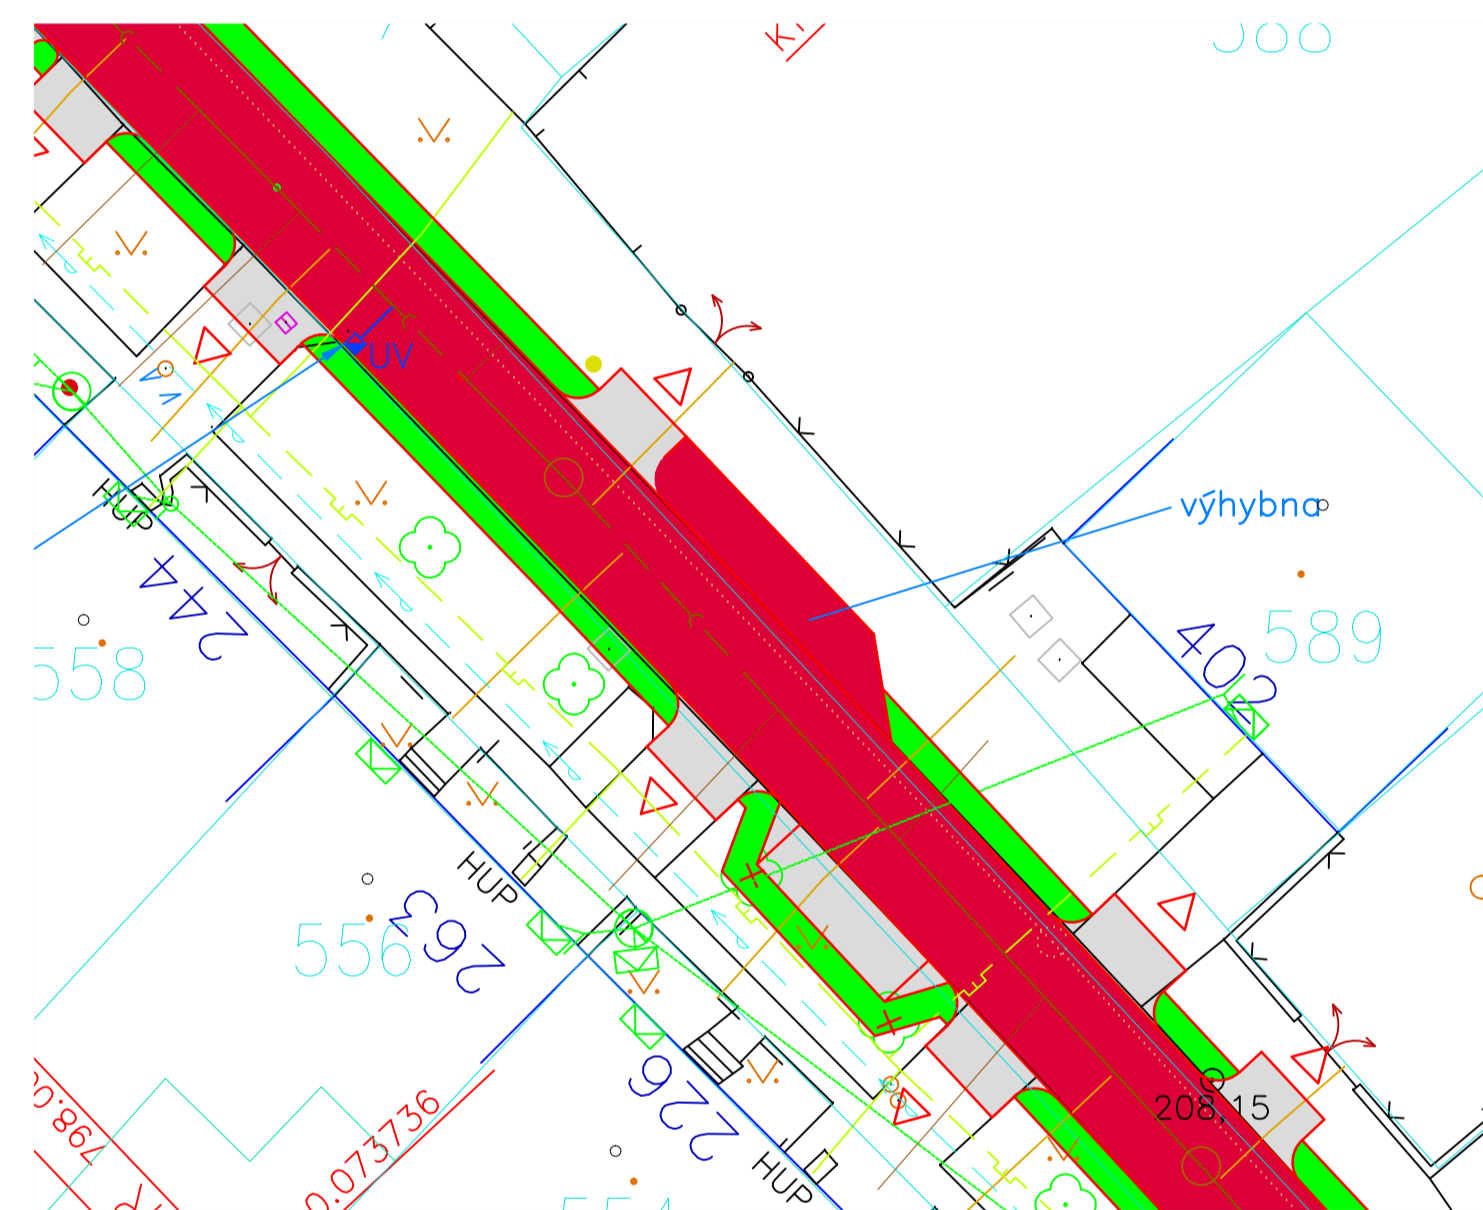

DETAIL C 1:250

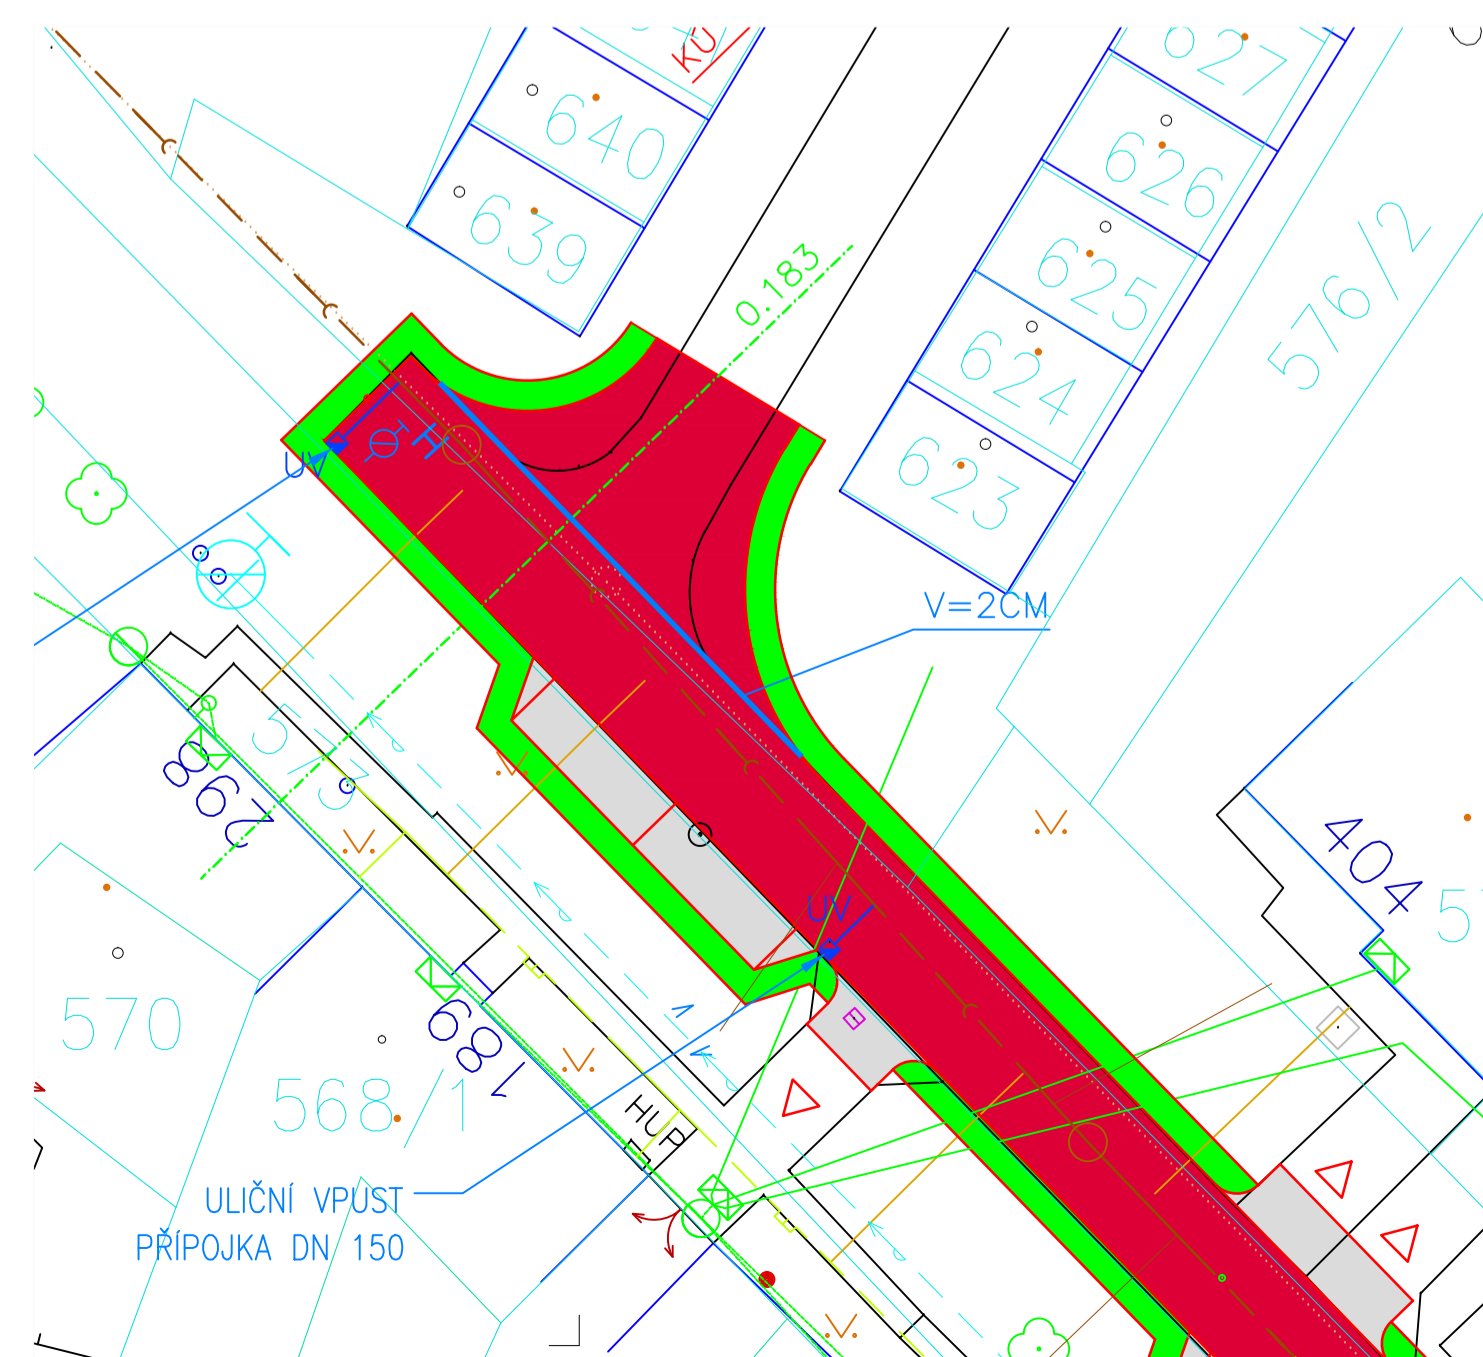


LEGENDA SÍTÍ STÁVAJÍCÍCH

- VODOVOD
- JEDNOTNÁ KANALIZACE
- PLYNOVOD STL
- KABEL NN
- VZDUŠNÉ VEDENÍ NN
- KABEL MTS
- DÁLKOVÝ KABEL

LEGENDA PLOCH:

- ASFALTOBETONOVÁ VOZOVKA
- ZÁMKOVÁ DLAŽBA – VJEZDY  
(zámková dlažba tl. 8cm, barva šedá)
- ZVÝŠENÉ PRAHY  
(zámková dlažba tl. 8cm, barva červená)
- OHUMUSOVÁNÍ, OSETÍ
- CHODNÍKY PRO PĚŠÍ
- ▲ VSTUPY, VJEZDY
- ▲ VSTUPY, VJEZDY

SEZNAM STAVEBNÍCH OBJEKTŮ:  
SO 100 – MÍSTNÍ KOMUNIKACE

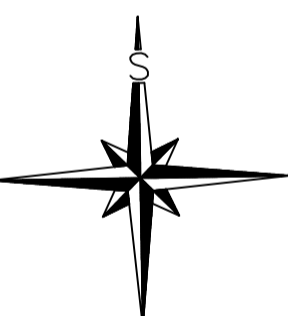

REVIZE	ČÍSLO	DATUM	JMENO	POPIS ZMĚNY	PODPIS

GENERÁLNÍ PROJEKTANT 		ČÍSLO PARÉ	AUTORIZAČNÍ RAZÍTKO
EUROTRACE, s.r.o. Bellova 371/42, Brno 623 00 pracoviště: Božetěchova 133		tel./fax: +420530318283	e-mail: info@eurotrace.cz
VED. PROJEKTANT:	ING. PETR STRNAD	KRESLIL:	PROJEKTANT ČÁSTI PD
ZOOP. PROJEKTANT:	ING. PETR STRNAD	KONTROLOVAL:	
VYPRACOVAL:	ING. M. ČERNÝŠEK		
OBEC:	TEŠANY		
KRAJ:	JIHOVMORAVSKÝ		
INVESTOR:	OBEC TEŠANY, TEŠANY 141, 664 54		
NÁZEV STAVBY: REKONSTRUKCE MÍSTNÍ KOMUNIKACE NA PARCELE Č. 575, OBEC TEŠANY U BRNA			FORMÁT: B4 DATUM: 04/2012 STUPEŇ: STAVEBNÍ ŘÍZENÍ ČÍSLO ZAKÁZKY: MĚŘÍTKO: 1:500
NÁZEV VÝKRESU: KOORDINAČNÍ SITUACE			Číslo soupravy: Číslo výkresu: C2